
 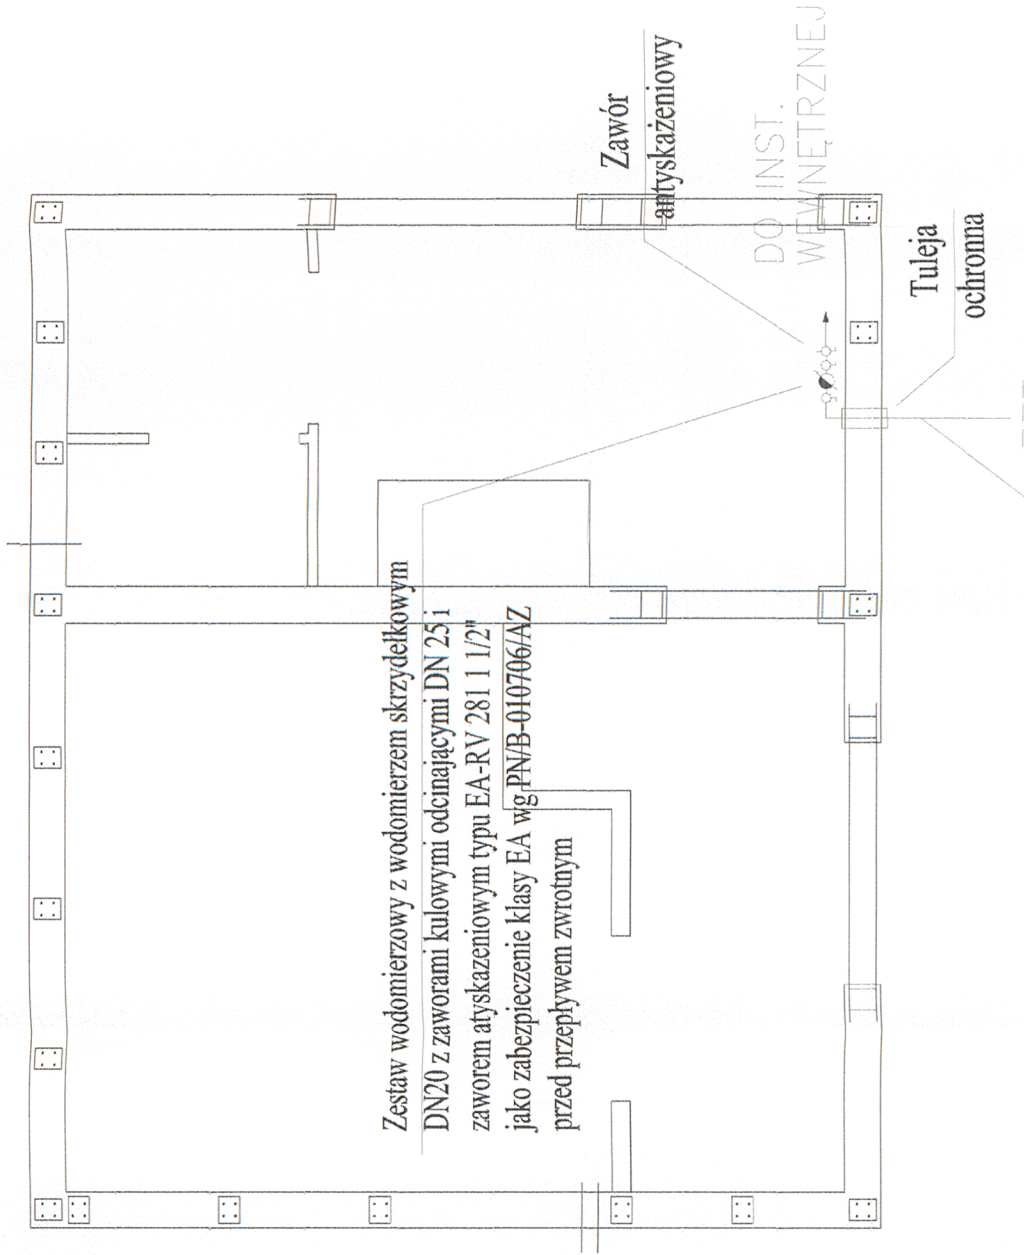


RZUT PARTERU BUD. TECHNICZNEGO
OCZYSZCZALNI ŚCIEKÓW W RADOMICACH
SKALA 1:100



Projektowane przyłącze wody zimnej
dla projektowanego budynku
technicznego oczyszczalni ścieków w
Radomicach z rur PE40 PN10

PRYWATNE PRZEDSIĘBIORSTWO BUDOWLANE "BUDEX" Łużebiusz Czuryło 14 500 BRANIEWO PLAC JÓZEFA PIŁSUDSKIEGO 2		NR RTG: 3	
OBJEKT OCZYSZCZALNIA ŚCIEKÓW DLA m. RADOMICZ dz. 93/1, 93/13, 93/14		SKALA 1:100	
RODZAJ PRACY P.B. SIŁC I PRZYLĄCZA WODOCIĄGÓW DO OCZYSZCZALNI W RADOMICACH		DATA 09.2009	
OPRACOWAŁ inż. IRENEUSZ CISZAK upr. nr 250/EL/79	PODPIS 		
SPRAWDZIŁ inż. JERZY MAJEWSKI upr. nr 159/Lm/72	PODPIS 