


Rzut dachu – termomodernizacja

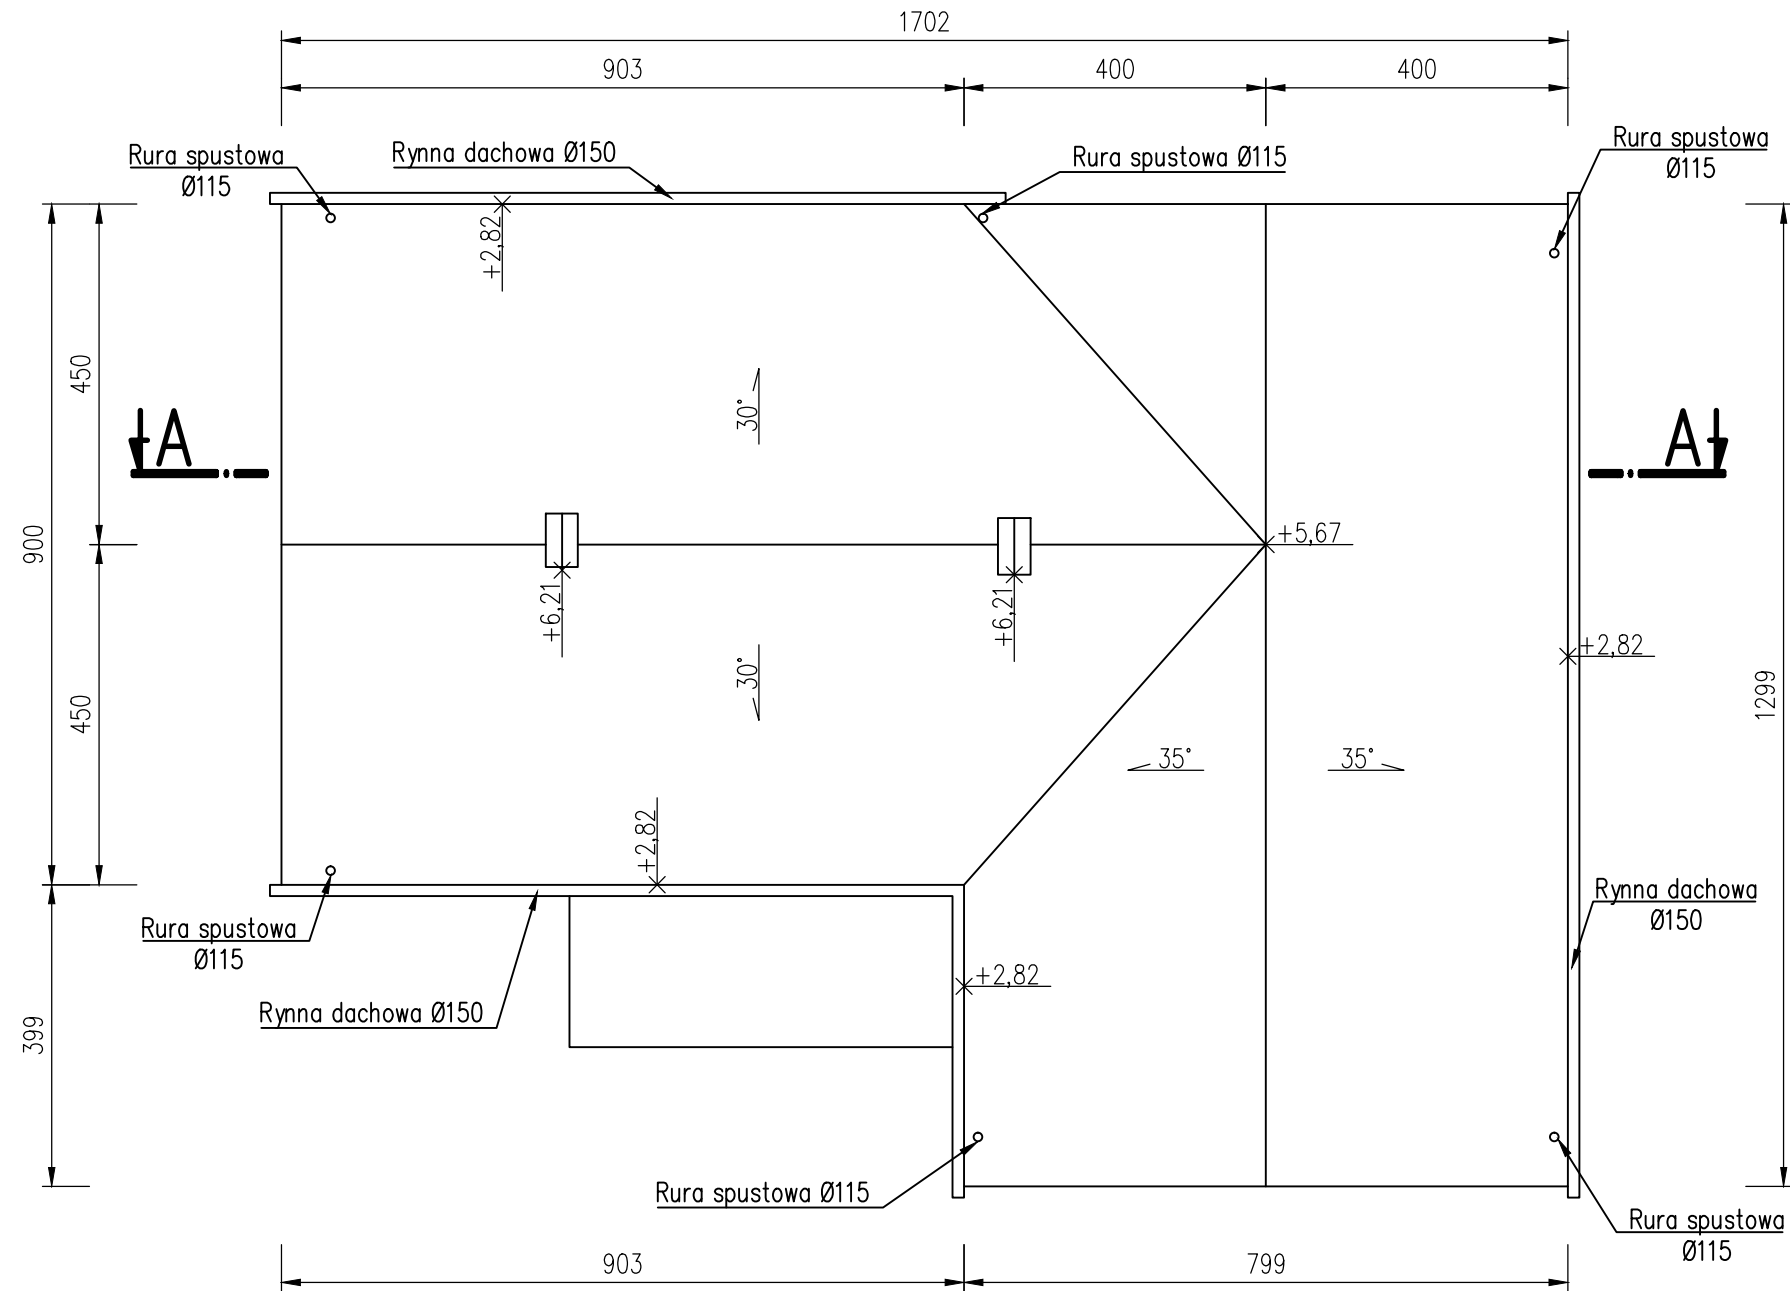

UWAGI:

1. Wszystkie wymiary podano w centymetrach.
2. Wszystkie rzędne podano w metrach.
3. Rysunek należy rozpatrywać łącznie z opisem techniczny obiektu.

Marek Kubicki ul. Jasna 18 B/4 87-800 Włocławek Tel. kom. 502 250 517 e-mail: mkubicki@pro.onet.pl	Inwestycja: Termomodernizacja Świetlicy Wiejskiej w Kolankowie (kat. IX) /wg audytu energetycznego.			
	Tytuł rysunku: Rzut dachu – termomodernizacja			
	Projektant: mgr inż. arch. Jarosław Pudliński	Nr uprawnień: UA-V-7342-5/84/92	Data: 15.05.2016r.	Podpis:
	Stadium: Projekt budowlany	Branża: Architektura	Skala: 1:100	Nr rysunku: 06
	Rozwiązania zawarte w niniejszym opracowaniu stanowią własność projektantów i mogą być stosowane, powielane oraz udostępniane osobom trzecim jedynie na podstawie pisemnego zezwolenia, z zastrzeżeniem wszystkich skutków prawnych.			
				Nr str.: